


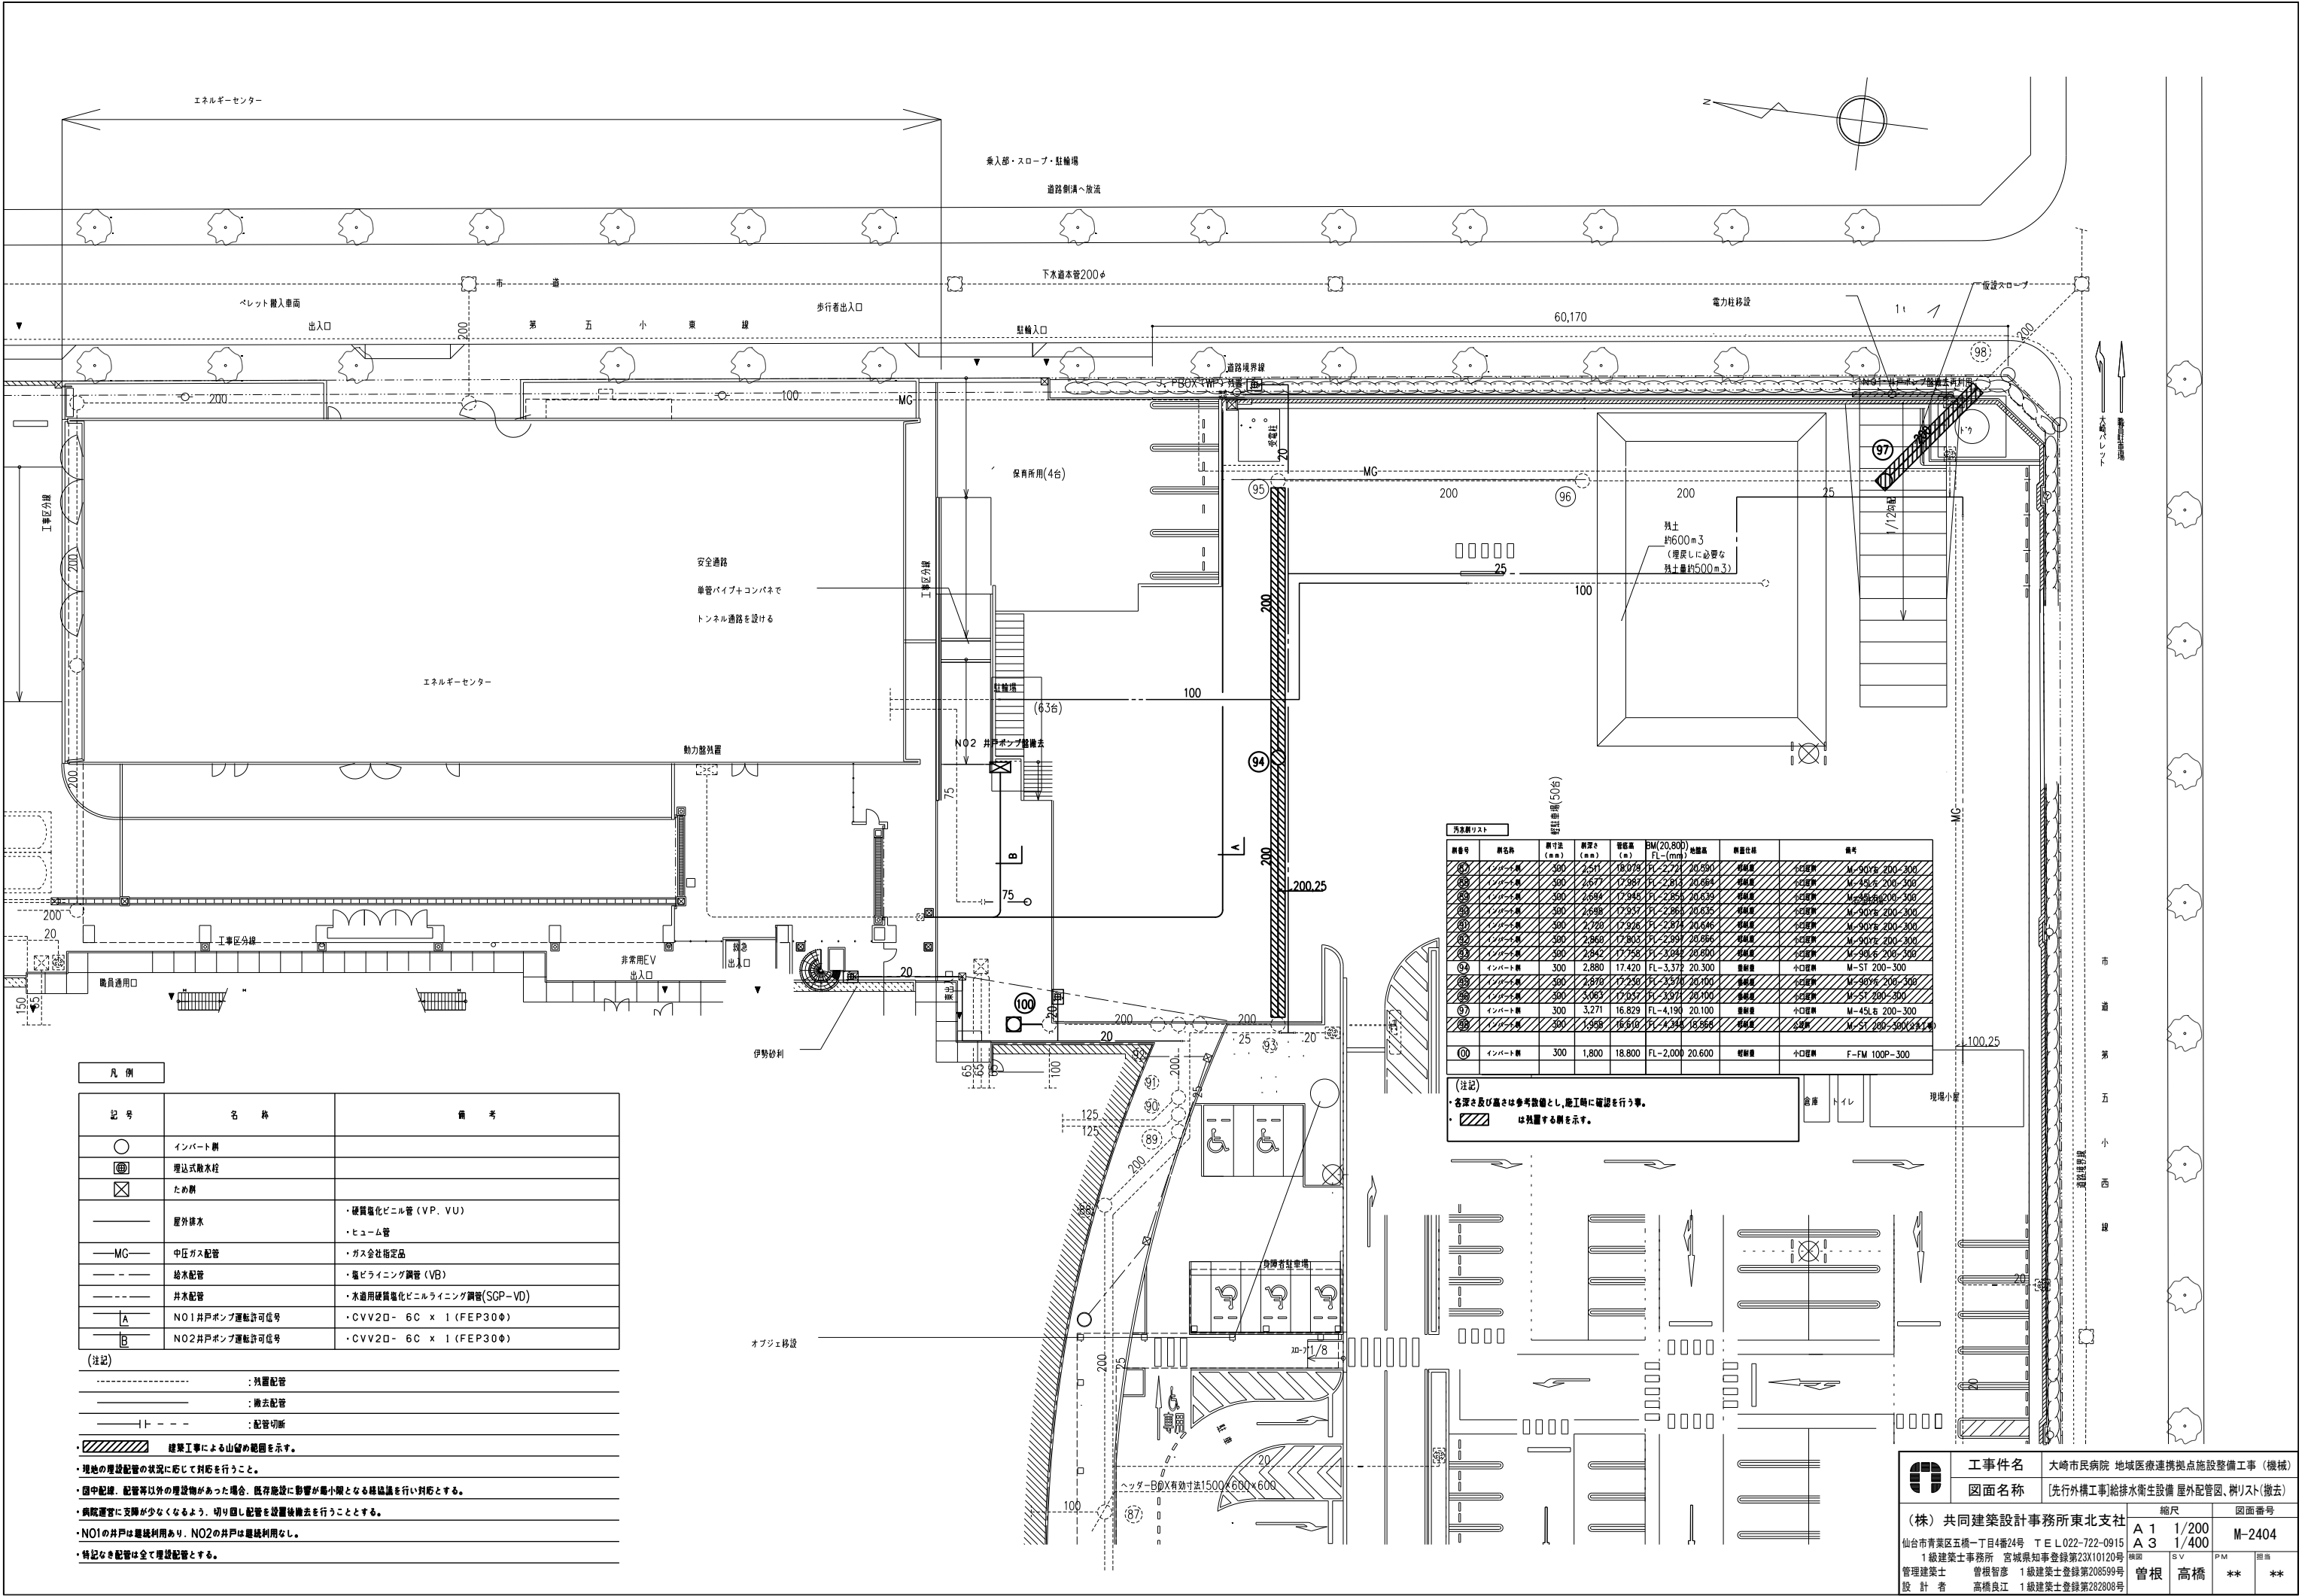

凡 例		
記 号	名 称	備 考
○	インバート継	
Ⓜ	埋込式敷水栓	
ⓧ	ため継	
——	屋外排水	・硬質塩化ビニル管 (VP、VU) ・ヒューム管
——MC——	中圧ガス配管	・ガス会社指定品
——	給水配管	・塩ビライニング鋼管 (VB)
——	井水配管	・水道用硬質塩化ビニルライニング鋼管 (SGP-VD)
A	NO1井戸ポンプ運転許可信号	・CVV20- 6C x 1 (FEP30φ)
B	NO2井戸ポンプ運転許可信号	・CVV20- 6C x 1 (FEP30φ)
(注記)		
-----	：残置配管	
-----	：撤去配管	
——ト——	：配管切断	
■ 建築工事による山留め範囲を示す。		
・現地の埋設配管の状況に応じて対応を行うこと。		
・図中配線、配管等以外の埋設物があった場合、既存施設に影響が最小限となる経路協議を行い対応とする。		
・病院運営に支障が少なくなるよう、切り直し配管を設置後撤去を行うこととする。		
・NO1の井戸は継続利用あり、NO2の井戸は継続利用なし。		
・特記なき配管は全て埋設配管とする。		

汚水継リスト									
継番号	継名称	継寸法 (mm)	継長さ (mm)	管径高さ (mm)	BM(20.800) FL-(mm)	地盤高	継置仕様	継置位置	
80	インバート継	300	2,511	18,078	FL-2,774	20,590	埋置継	小口継	M-200φ 200-300
81	インバート継	300	2,677	17,987	FL-2,814	20,584	埋置継	小口継	M-45Lφ 200-300
82	インバート継	300	2,684	17,945	FL-2,858	20,639	埋置継	小口継	M-45Lφ 200-300
83	インバート継	300	2,688	17,937	FL-2,868	20,635	埋置継	小口継	M-45Lφ 200-300
84	インバート継	300	2,728	17,938	FL-2,871	20,646	埋置継	小口継	M-45Lφ 200-300
85	インバート継	300	2,860	17,903	FL-2,931	20,685	埋置継	小口継	M-45Lφ 200-300
86	インバート継	300	2,842	17,755	FL-3,034	20,690	埋置継	小口継	M-45Lφ 200-300
87	インバート継	300	2,880	17,420	FL-3,372	20,300	埋置継	小口継	M-ST 200-300
88	インバート継	300	2,878	17,250	FL-3,576	20,100	埋置継	小口継	M-45Lφ 200-300
89	インバート継	300	3,063	17,937	FL-3,971	20,100	埋置継	小口継	M-ST 200-300
90	インバート継	300	3,271	16,829	FL-4,190	20,100	埋置継	小口継	M-45Lφ 200-300
91	インバート継	300	1,958	16,610	FL-4,344	19,966	埋置継	小口継	M-ST 200-300
92	インバート継	300	1,800	18,800	FL-2,000	20,600	埋置継	小口継	F-FM 100P-300

(注記)
・各深さ及び高さの参考数値とし、施工時に確認を行う事。
・斜線は残置する継を示す。

工事件名 大崎市民病院 地域医療連携拠点施設整備工事 (機械)
図面名称 [先行外構工事]給排水衛生設備 屋外配管図、樹リスト(撤去)

(株) 共同建築設計事務所東北支社
仙台市青葉区五橋一丁目4番24号 TEL022-722-0915
1級建築士事務所 宮城県知事登録第23X10120号
管理建築士 曾根智彦 1級建築士登録第208599号
設計者 高橋良江 1級建築士登録第282808号

縮尺	図面番号
A 1 1/200 A 3 1/400	M-2404
SV PM 担当	担当
曾根 高橋	** **

Project No. M202413 OSK